


PLANTA BAIXA

ESCALA 1 : 50

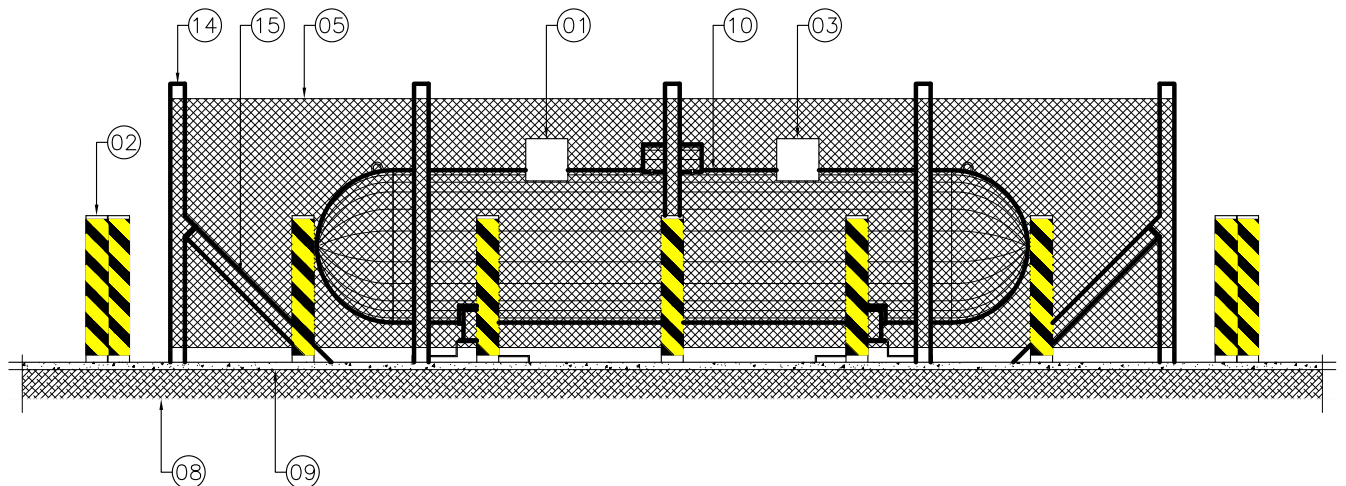

ELEVAÇÃO FRONTAL

ESCALA 1 : 50

MANUAL DE PROCEDIMENTOS E INSTALAÇÕES PARA GÁS LIQÜEFEITO DO PETRÓLEO

TÍTULO:

INSTALAÇÃO PARA 01 TANQUE DE 2.000kg HORIZONTAL EM ALAMBRADO.

REVISÃO:

A

REGIÃO:

BR
BRASIL

Wemerson Souza
Eng. Civil CREA AM
16955

REFERÊNCIA:

PLANTA BAIXA / ELEVAÇÃO FRONTAL

CÓDIGO INTERNO:
PAD.07-001-EC-ES-338

PÁGINAÇÃO PARCIAL: 03 / 09
PÁGINAÇÃO GERAL: