

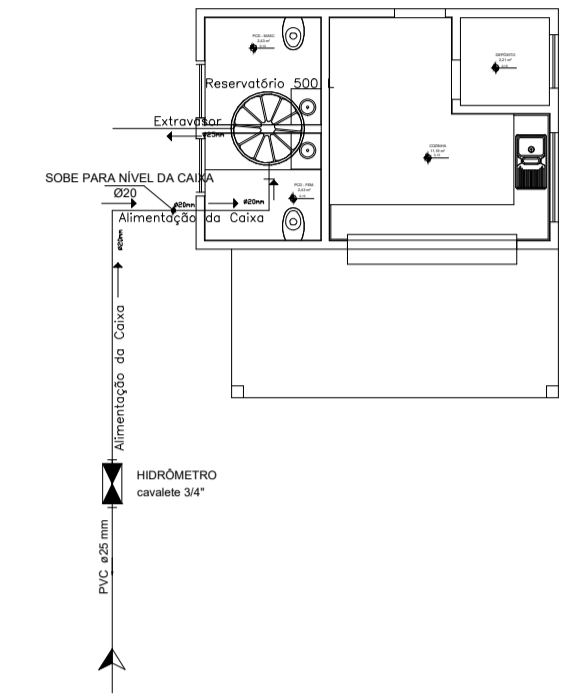



SANITÁRIO  
ESC: 1:50

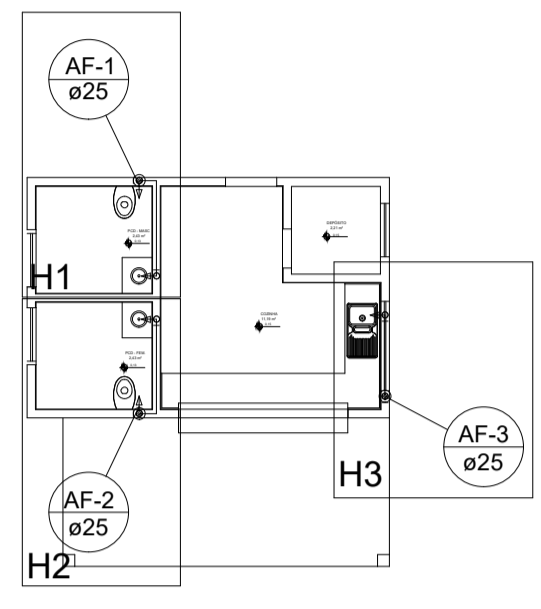


Legenda das indicações	
HIDRÔMETRO	Hidrômetros - cavalete 3/4"
LV	Lavatório com joelho de 90° - 25 mm - 1/2"
PIA	Pia de cozinha com joelho de 90° - 25 mm - 3/4"
RG	Registro bruto gaveta ABNT c/ cobre - 2/4"
RP	Registro de Pressão com PVC soldável - 25 mm - 3/4"
VS	Vaso sanitário com caixa acoplada - 3/4"

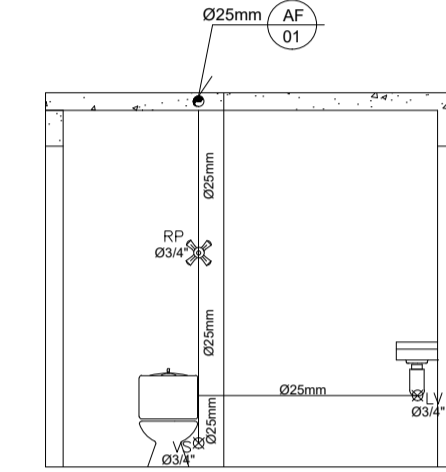

DETALHE H1

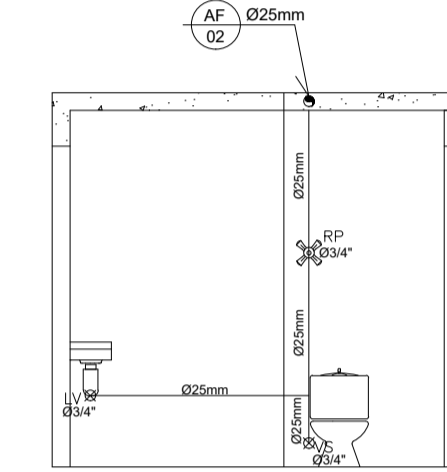

DETALHE H2

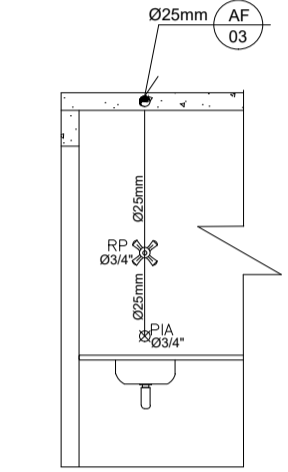


DETALHE H3

Legenda Detalhada	
	Caixa Sifonada PVC Acessórios Caixa sifonada 100x100x50 2 pç
	Caixas Inspeção Esgoto Sifonada 2 pç
	Caixas de Gordura Caixas de Passagem Caixa de gordura CG-60x60 cm 1 pç
	Curva 45 Longa para Esgoto Sanitário PVC Esgoto Curva 45 longa 100 mm 4 pç
	Joelho 45 PVC Esgoto Joelho 45 40 mm 4 pç Joelho 45 50 mm 2 pç
	Lavatório Residencial com sifão PVC Acessórios Sifão de copo p/ pia e lavatório 1" - 1.1/2" Válvula p/ lavatório e tanque 1" 2 pç
	PVC Esgoto Curva 90 curta 40 mm 2 pç Joelho 90 c/anel p/ esgoto secundário 40 mm - 1.1/2" 2 pç Tubo rígido c/ ponta lisa 40 mm 0.60 m
	Pia de Cozinha Residencial com Sifão 50mm PVC Acessórios Sifão de copo p/ pia e lavatório 1" - 2" Válvula p/ pia 1" 1 pç
	PVC Esgoto Joelho 90 50 mm 2 pç Tubo rígido c/ ponta lisa 50 mm - 2" 0.60 m
	Ramais de Ventilação PVC Esgoto Joelho 90 50 mm 3 pç Tê sanitário 50 mm - 50 mm 3 pç
	Vaso Sanitário c/ curva 90° PVC Esgoto Curva 90 curta 100 mm 2 pç
	Ralo sifonado Sifonada PVC Esgoto 100x40 1 pç

Lista de Materiais	
<b>Metals</b>	
Registro de esfera 3/4"	2 pç
Registro esfera borboleta bruto PVC 3/4"	1 pç
<b>PVC misto soldável</b>	
Adaptador p/tubo de polietileno 3/4"	1 pç
Colar de tomada em PVC 3/4"	1 pç
Joelho 90 soldável c/ rosca 20 mm	1 pç
<b>PVC rígido roscável</b>	
Tubos 3/4"	0.28 m
<b>PVC rígido soldável</b>	
Adapt sold. curto c/bolsa-rosca p registro 20 mm - 3/4"	4 pç
Joelho 90° soldável 20 mm	1 pç
Tubos 20 mm	10.00 m
<b>Aparelho</b>	
Torneira de Pia de Cozinha 25mm - 3/4"	1 pç
Torneira de lavatório 25 mm - 1/2"	2 pç
Vaso Sanitário c/ cx. acoplada 1/2"	2 pç
<b>Cobre</b>	
Conector bolsa - ponta 22 mm x 3/4"	8 pç
<b>Metals</b>	
Registro de gaveta bruto ABNT 3/4"	1 pç
Registro de pressão c/ canopia cromada 3/4"	3 pç
<b>PVC Acessórios</b>	
Bolsa de ligação p/ vaso sanitário 1.1/2"	2 pç
Engate flexível cobre cromado com canopia 1/2 - 30cm	2 pç
Engate flexível plástico 1/2 - 30cm	3 pç
<b>PVC misto soldável</b>	
Joelho de redução soldável c/ rosca 25 mm - 1/2"	3 pç
Luva soldável c/ rosca 25 mm - 3/4"	4 pç
<b>PVC rígido soldável</b>	
Adapt sold. curto c/bolsa-rosca p registro 25 mm - 3/4"	4 pç
Tubos 50 mm	7.30 m
25 mm	11.20 m
<b>PVC soldável azul c/ bucha latão</b>	
Joelho de redução 90° soldável com bucha de latão 25 mm - 1/2"	3 pç

Legenda Detalhada	
	Alimentador Predial <b>Metals</b> Registro de esfera 3/4" 2 pç PVC misto soldável Adaptador p/tubo de polietileno 3/4" 1 pç Colar de tomada em PVC 3/4" 1 pç PVC rígido soldável Adapt sold. curto c/bolsa-rosca p registro 25 mm - 3/4" 3 pç
	Hidrômetros - HIDRÔMETRO <b>Metals</b> Registro esfera borboleta bruto PVC 3/4" 1 pç PVC misto soldável Joelho 90 soldável c/ rosca 25 mm - 3/4" 3 pç PVC rígido roscável Tubos 3/4" 0.28 m PVC rígido soldável Adapt sold. curto c/bolsa-rosca p registro 25 mm - 3/4" 1 pç Joelho 90° soldável 25 mm 1 pç Tubos 25 mm 0.85 m
	Registro bruto gaveta ABNT c/ cobre - RG Cobre Conector bolsa - ponta 22 mm x 3/4" 2 pç <b>Metals</b> Registro de gaveta bruto ABNT 3/4" 1 pç
	Registro de Pressão com PVC soldável - RP <b>Metals</b> Registro de pressão c/ canopia cromada 3/4" 3 pç PVC misto soldável Luva soldável c/ rosca 25 mm - 3/4" 3 pç PVC rígido soldável Adapt sold. curto c/bolsa-rosca p registro 25 mm - 3/4" 3 pç
	Registro pressão soldável bruto PVC - RP <b>Metals</b> Registro pressão soldável bruto PVC 25 mm 1 pç


Legenda	
	Alimentador Predial
	Hidrômetros - HIDRÔMETRO
	Registro bruto gaveta ABNT c/ cobre - RG
	Registro de Pressão com PVC soldável - RP
	Registro pressão soldável bruto PVC - RP

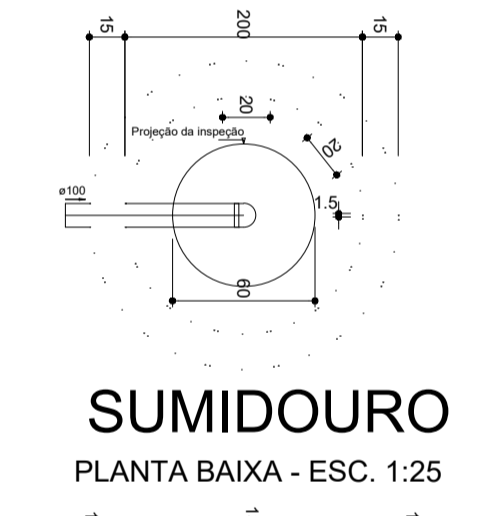


SUMIDOURO  
PLANTA BAIXA - ESC. 1:25



TANQUE SÉPTICO  
PLANTA BAIXA - ESC. 1:25

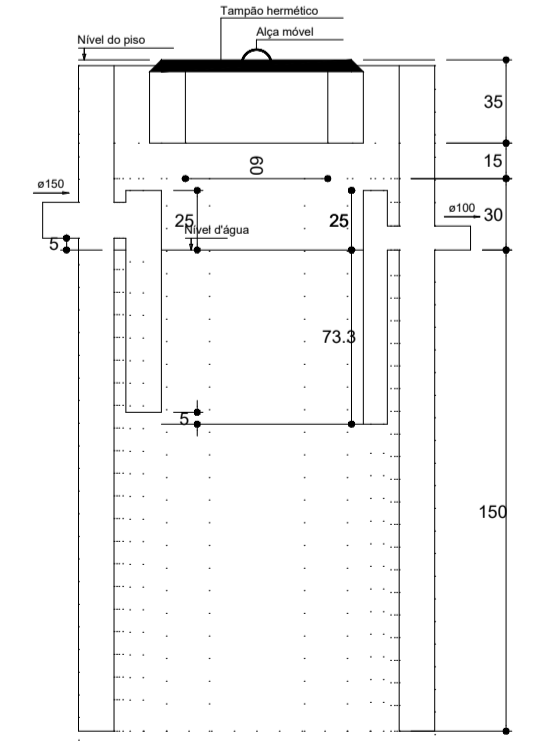

TANQUE SÉPTICO  
CORTE - ESC. 1:25

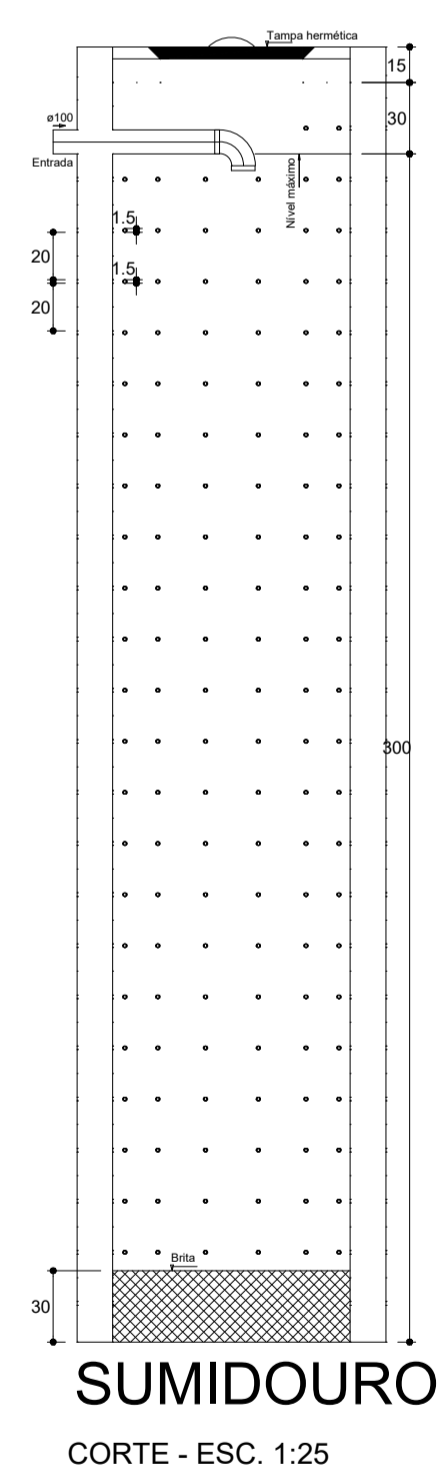

SUMIDOURO  
CORTE - ESC. 1:25



D.L.F.O. <i>Jonilson César</i> CREA PREFEITURA MUNICIPAL DE CONCEIÇÃO DO ARAGUAIA Jonilson César do Nascimento Silva Engenheiro Civil CREA /RN 151.172.773-0 Superintendente Nível 01		CREA PREFEITURA MUNICIPAL DE CONCEIÇÃO DO ARAGUAIA
PROPRIETÁRIO: PREFEITURA MUNICIPAL DE CONCEIÇÃO DO ARAGUAIA - PA PROJETO: REVITALIZAÇÃO DA ORLA DO RIO ARAGUAIA ENDEREÇO: AV. BRASÍLIA - BAIRRO CAPELINHA, CONCEIÇÃO DO ARAGUAIA - PA		
ÁREA TOTAL  <b>21.080,29 m<sup>2</sup></b>	PROPRIETÁRIO  RESP. TÉCNICO: THARCISIO BARBOSA CUNHA ART: PA0210633006 CREA: 910414V-PA	
OBSERVAÇÕES:		
FORMATO:  <b>PROJETO CORETO</b>	ORLA	
REVISÃO:	ESCALA: 1:50 DATA EMISSÃO: OUTUBRO DE 2021	PRONCHA: <b>01/01</b>